


LEGENDA:



Czujka pożarowa

P1-XX - Numer kolejny czujek pożarowych,
ręcznych ostrzegaczy pożarowych i
sygnalizatorów

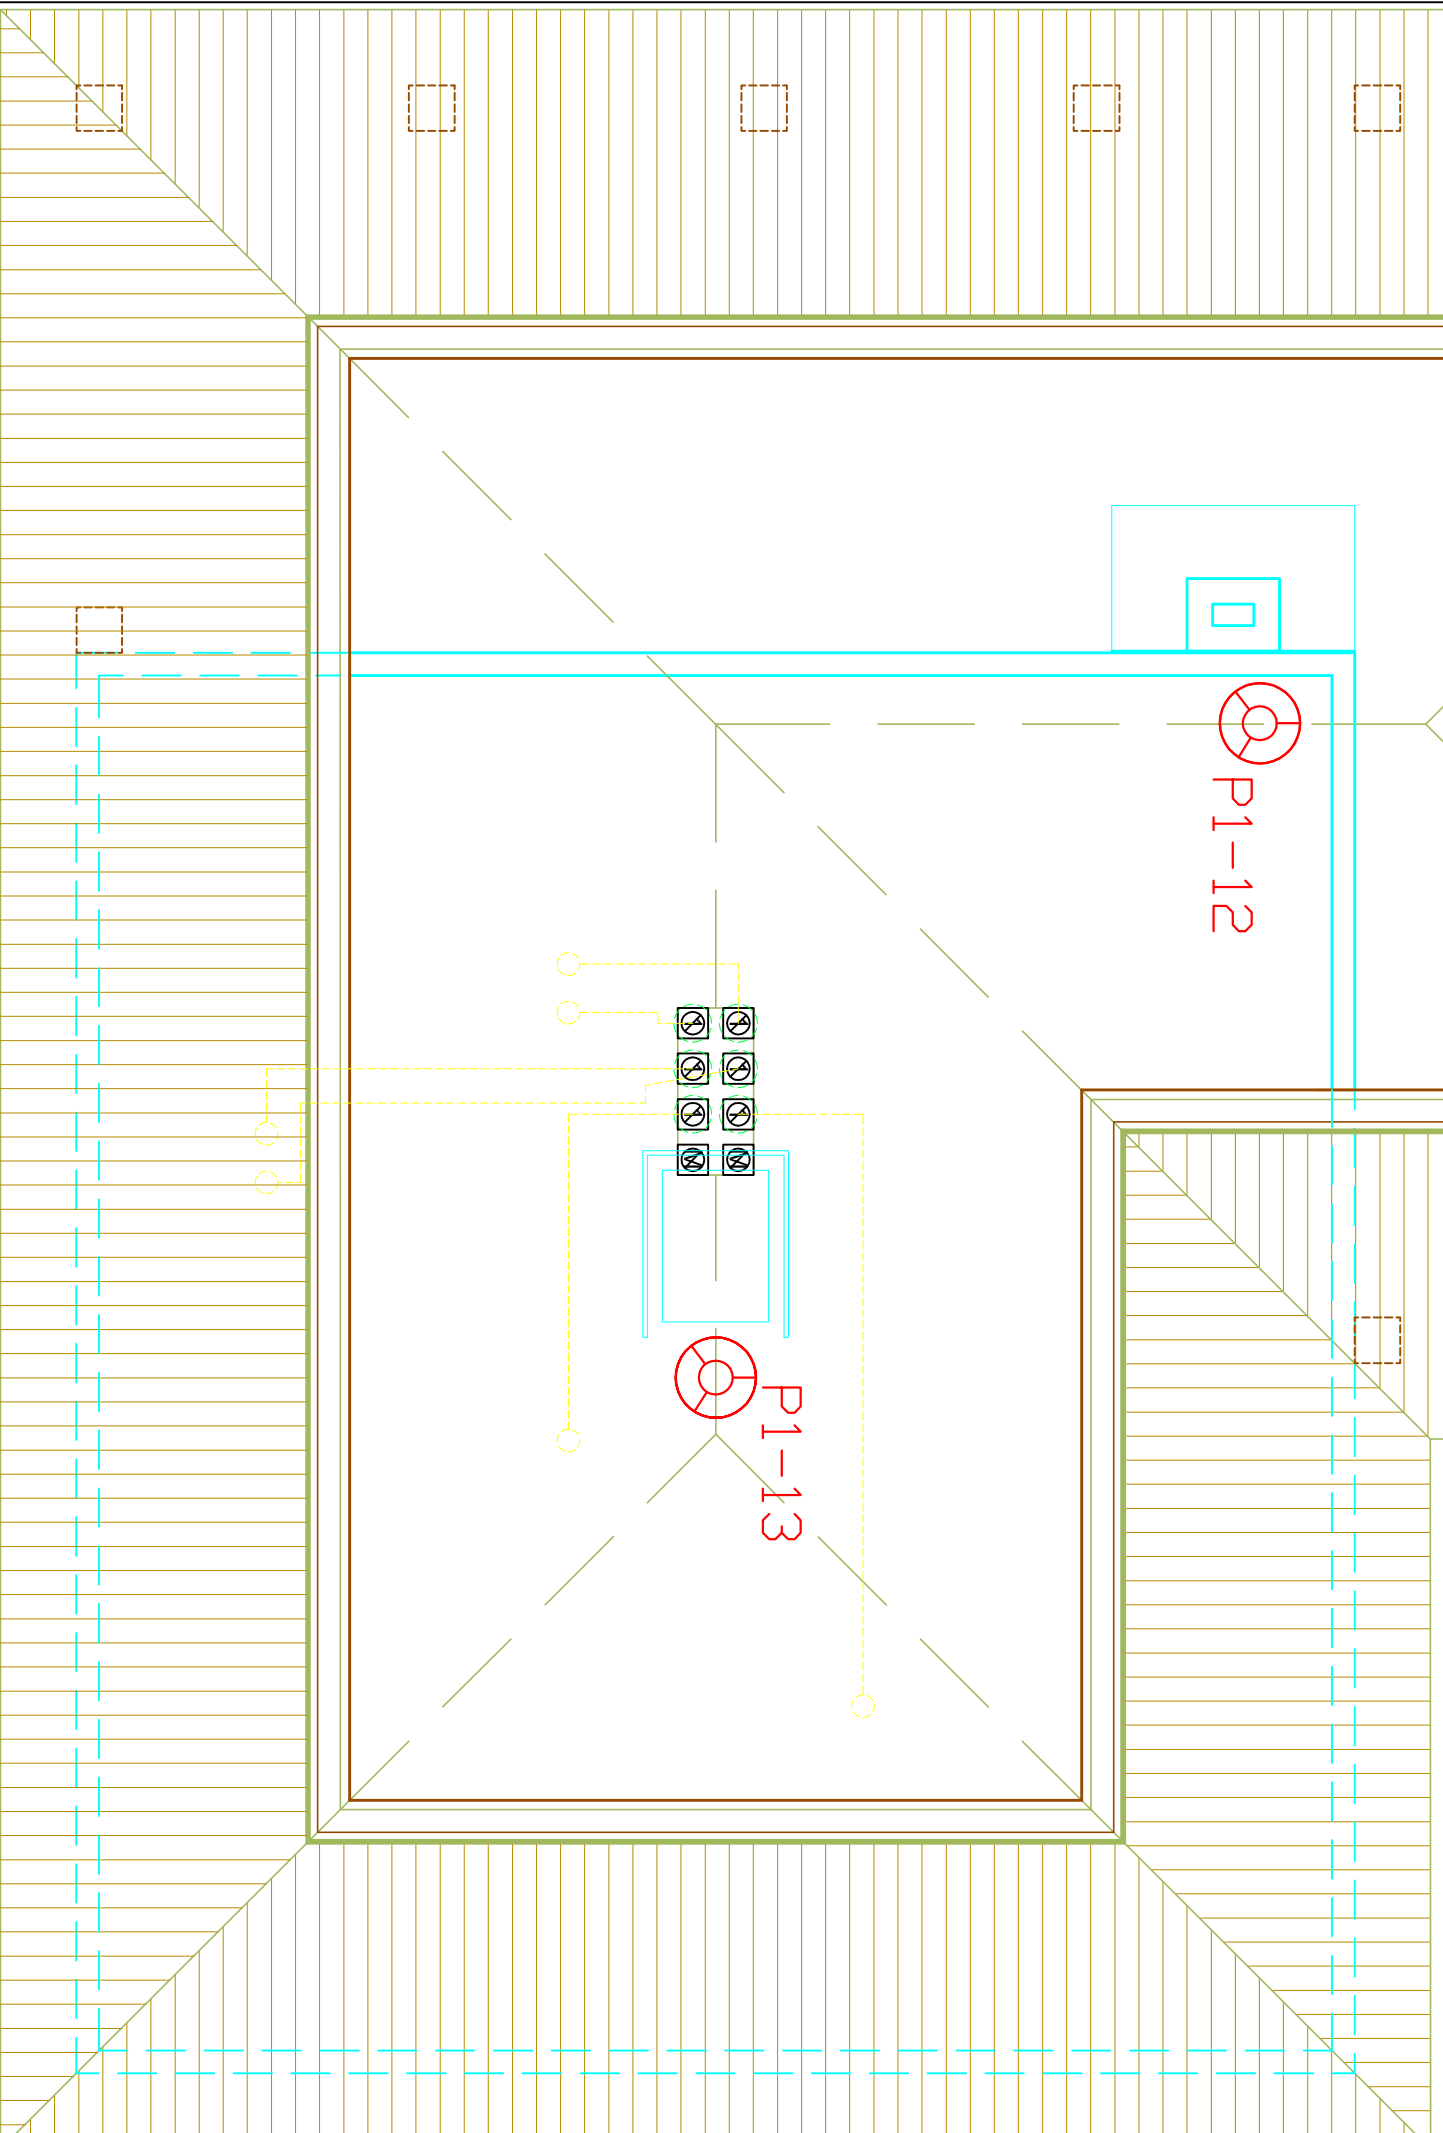

GIS ARCHITEKCI Sp. z o.o.
01-688 Warszawa ul. Peckcka 9 lok.2 tel:(22) 896 71 60 fax:(22) 832 33 54

**REWALORYZACJA I ZAGOSPODAROWANIE NA CELE
KULTURALNO-EDUKACYJNE I TURYSTYCZNE ZABYTKOWEGO
DWORKU RODZINY CHELMONSKICH WRAZ Z PARKIEM**
przy ul. Mateusza Chelmońskiego 90 D w Adamowiznie
gmina Grodzisk Mazowiecki
nr ewid. działki 107/1, 108, z obrębu 1

**BUDYNEK ZAPLECZA
RZUT STRYCHU**

MARZEC 2011 SKALA 1:50

BRANŻA TELETECHNIKA nr rys. **TT-5-B**

FAZA PROJEKT BUDOWLANY

AUTORZY:

inż. Andrzej Wiśniewski nr upr. SLK/1099/ZHOT/06
inż. Piotr Wiśniewski

SPRAWDZAJĄCY:

inż. Robert Kulpiński nr upr. 1915/00/U

**INSTALACJA SYGNLIZACJI
POŻARU**

INWESTOR
Gmina Grodzisk Mazowiecki
05-825 Grodzisk Mazowiecki ul. T. Kościuszki 32a