


**LEGENDA:**

 Ręczny ostrzegacz pożarowy

 Czujka pożarowa

 Sygnalizator optyczno-akustyczny

**P1-XX - Numer kolejny czujek pożarowych,  
ręcznych ostrzegaczy pożarowych i  
sygnalizatorów**

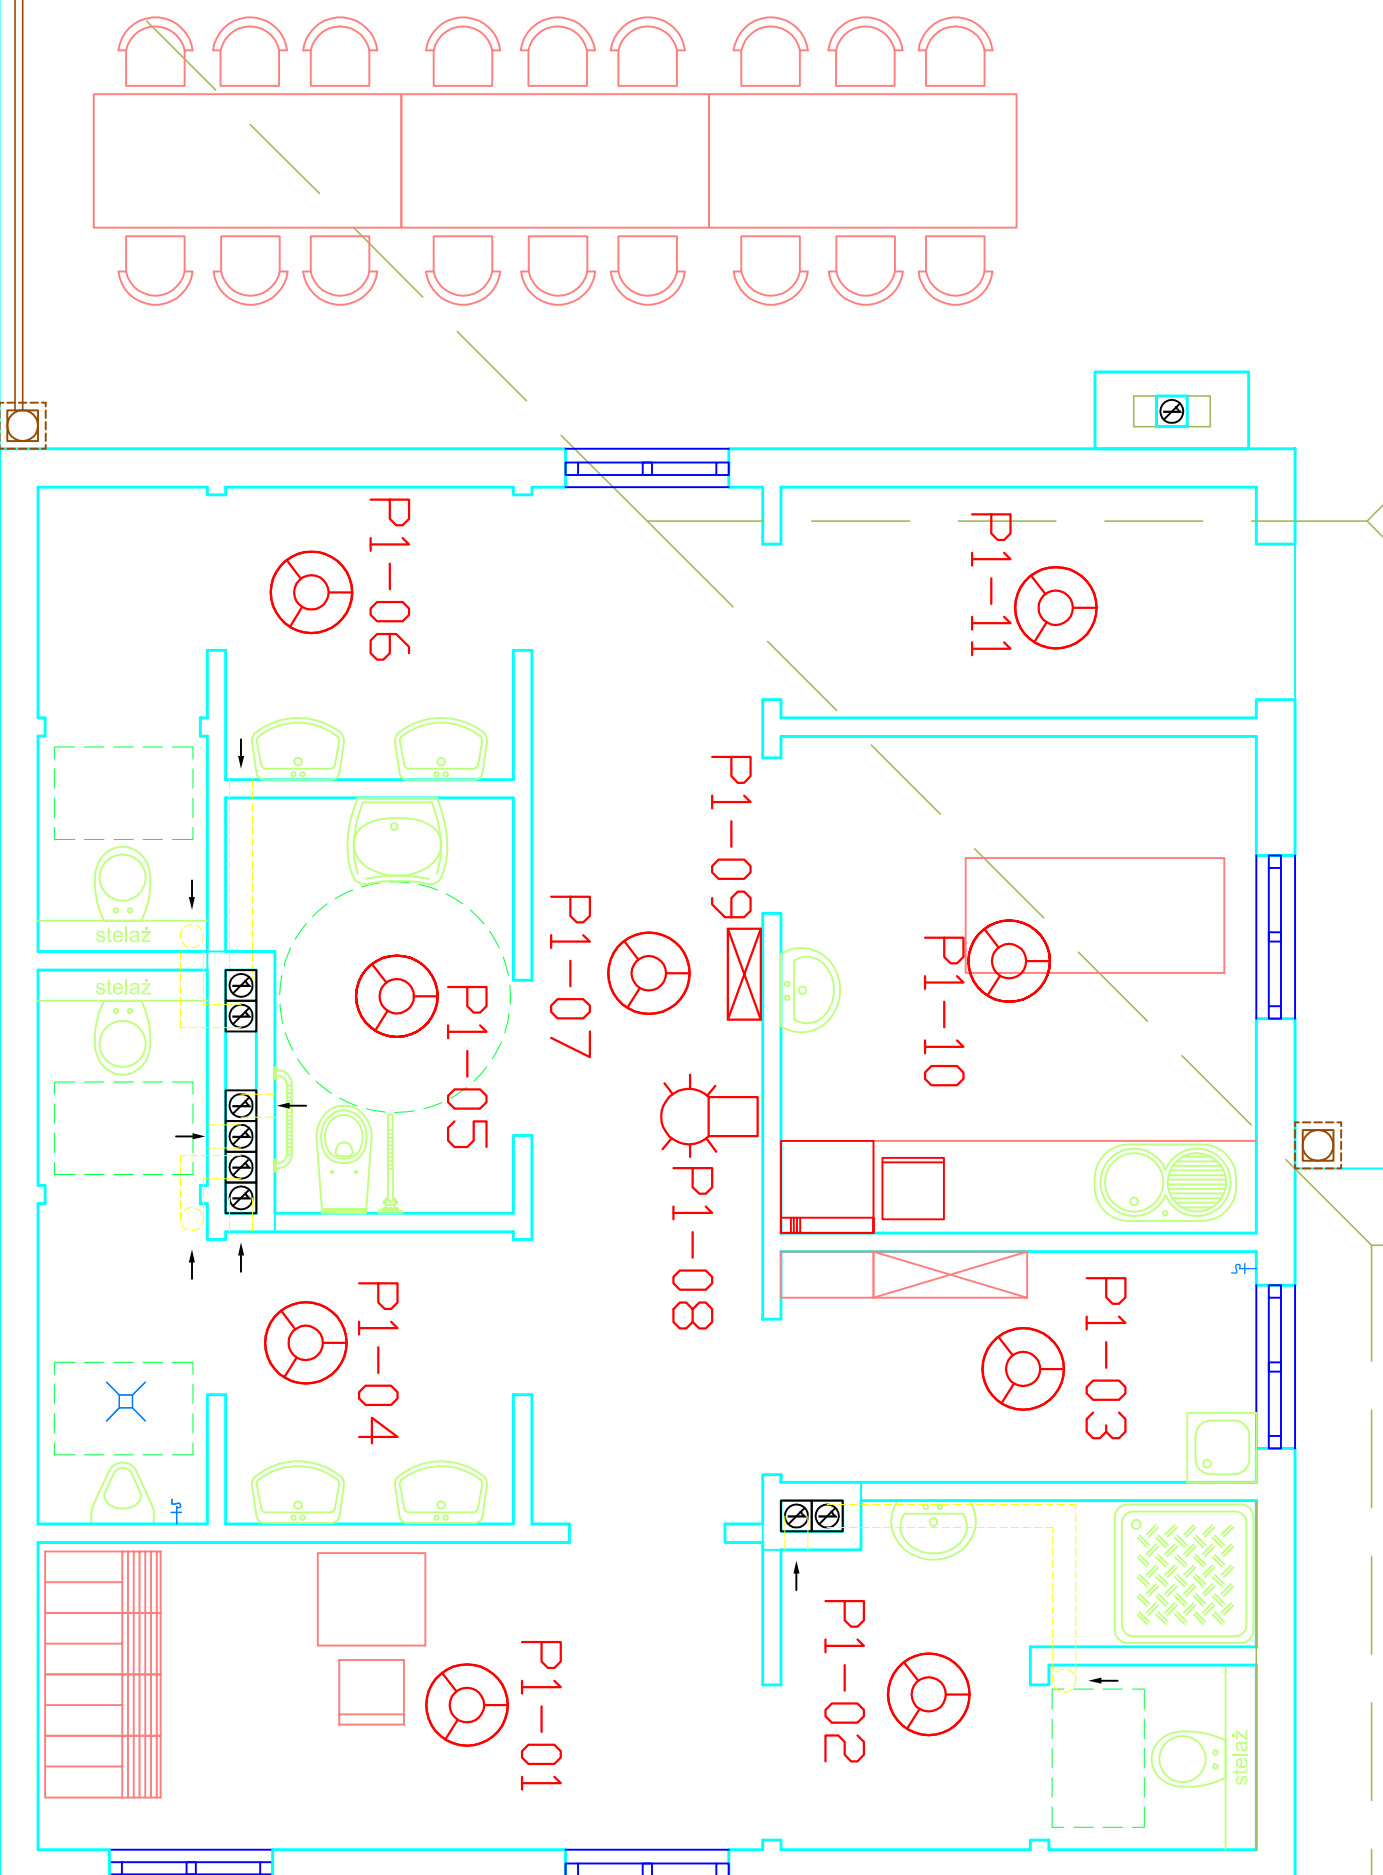

01-688 Warszawa ul. Pędzicka 9 lok. 2 tel:(22) 896 71 60 fax:(22) 832 33 54 <b>GIS ARCHITEKCI Sp. z o.o.</b>	
<b>REWALORYZACJA I ZAGOSPODAROWANIE NA CELE KULTURALNO-EDUKACYJNE I TURYSTYCZNE ZABYTKOWEGO DWORKU RODZINY CHEŁMOŃSKICH WRAZ Z PARKIEM</b> przy ul. Mateusza Chełmońskiego 90 D w Adamowiznie gmina Grodzisk Mazowiecki nr ewid. działki 107/1, 108, z obrębem 1	
<b>BUDYNEK ZAPLECZA RZUT PARTERU</b>	
MARZEC 2011	SKALA 1:50
BRANŻA TELETECHNIKA	nr rys. TT-5
FAZA PROJEKT BUDOWLANY	
AUTORZY : inż. Andrzej Wiśniewski nr upr. SLK/1099/ZHOT/06 inż. Piotr Wiśniewski	
SPRAWDZAJĄCY: inż. Robert Kulpiński nr upr. 1915/00/U	
<b>INSTALACJA SYGNALIZACJI POŻARU</b>	
INWESTOR Gmina Grodzisk Mazowiecki 05-825 Grodzisk Mazowiecki ul. T. Kościuszki 32a	