


zgodnie z kartą katalogową

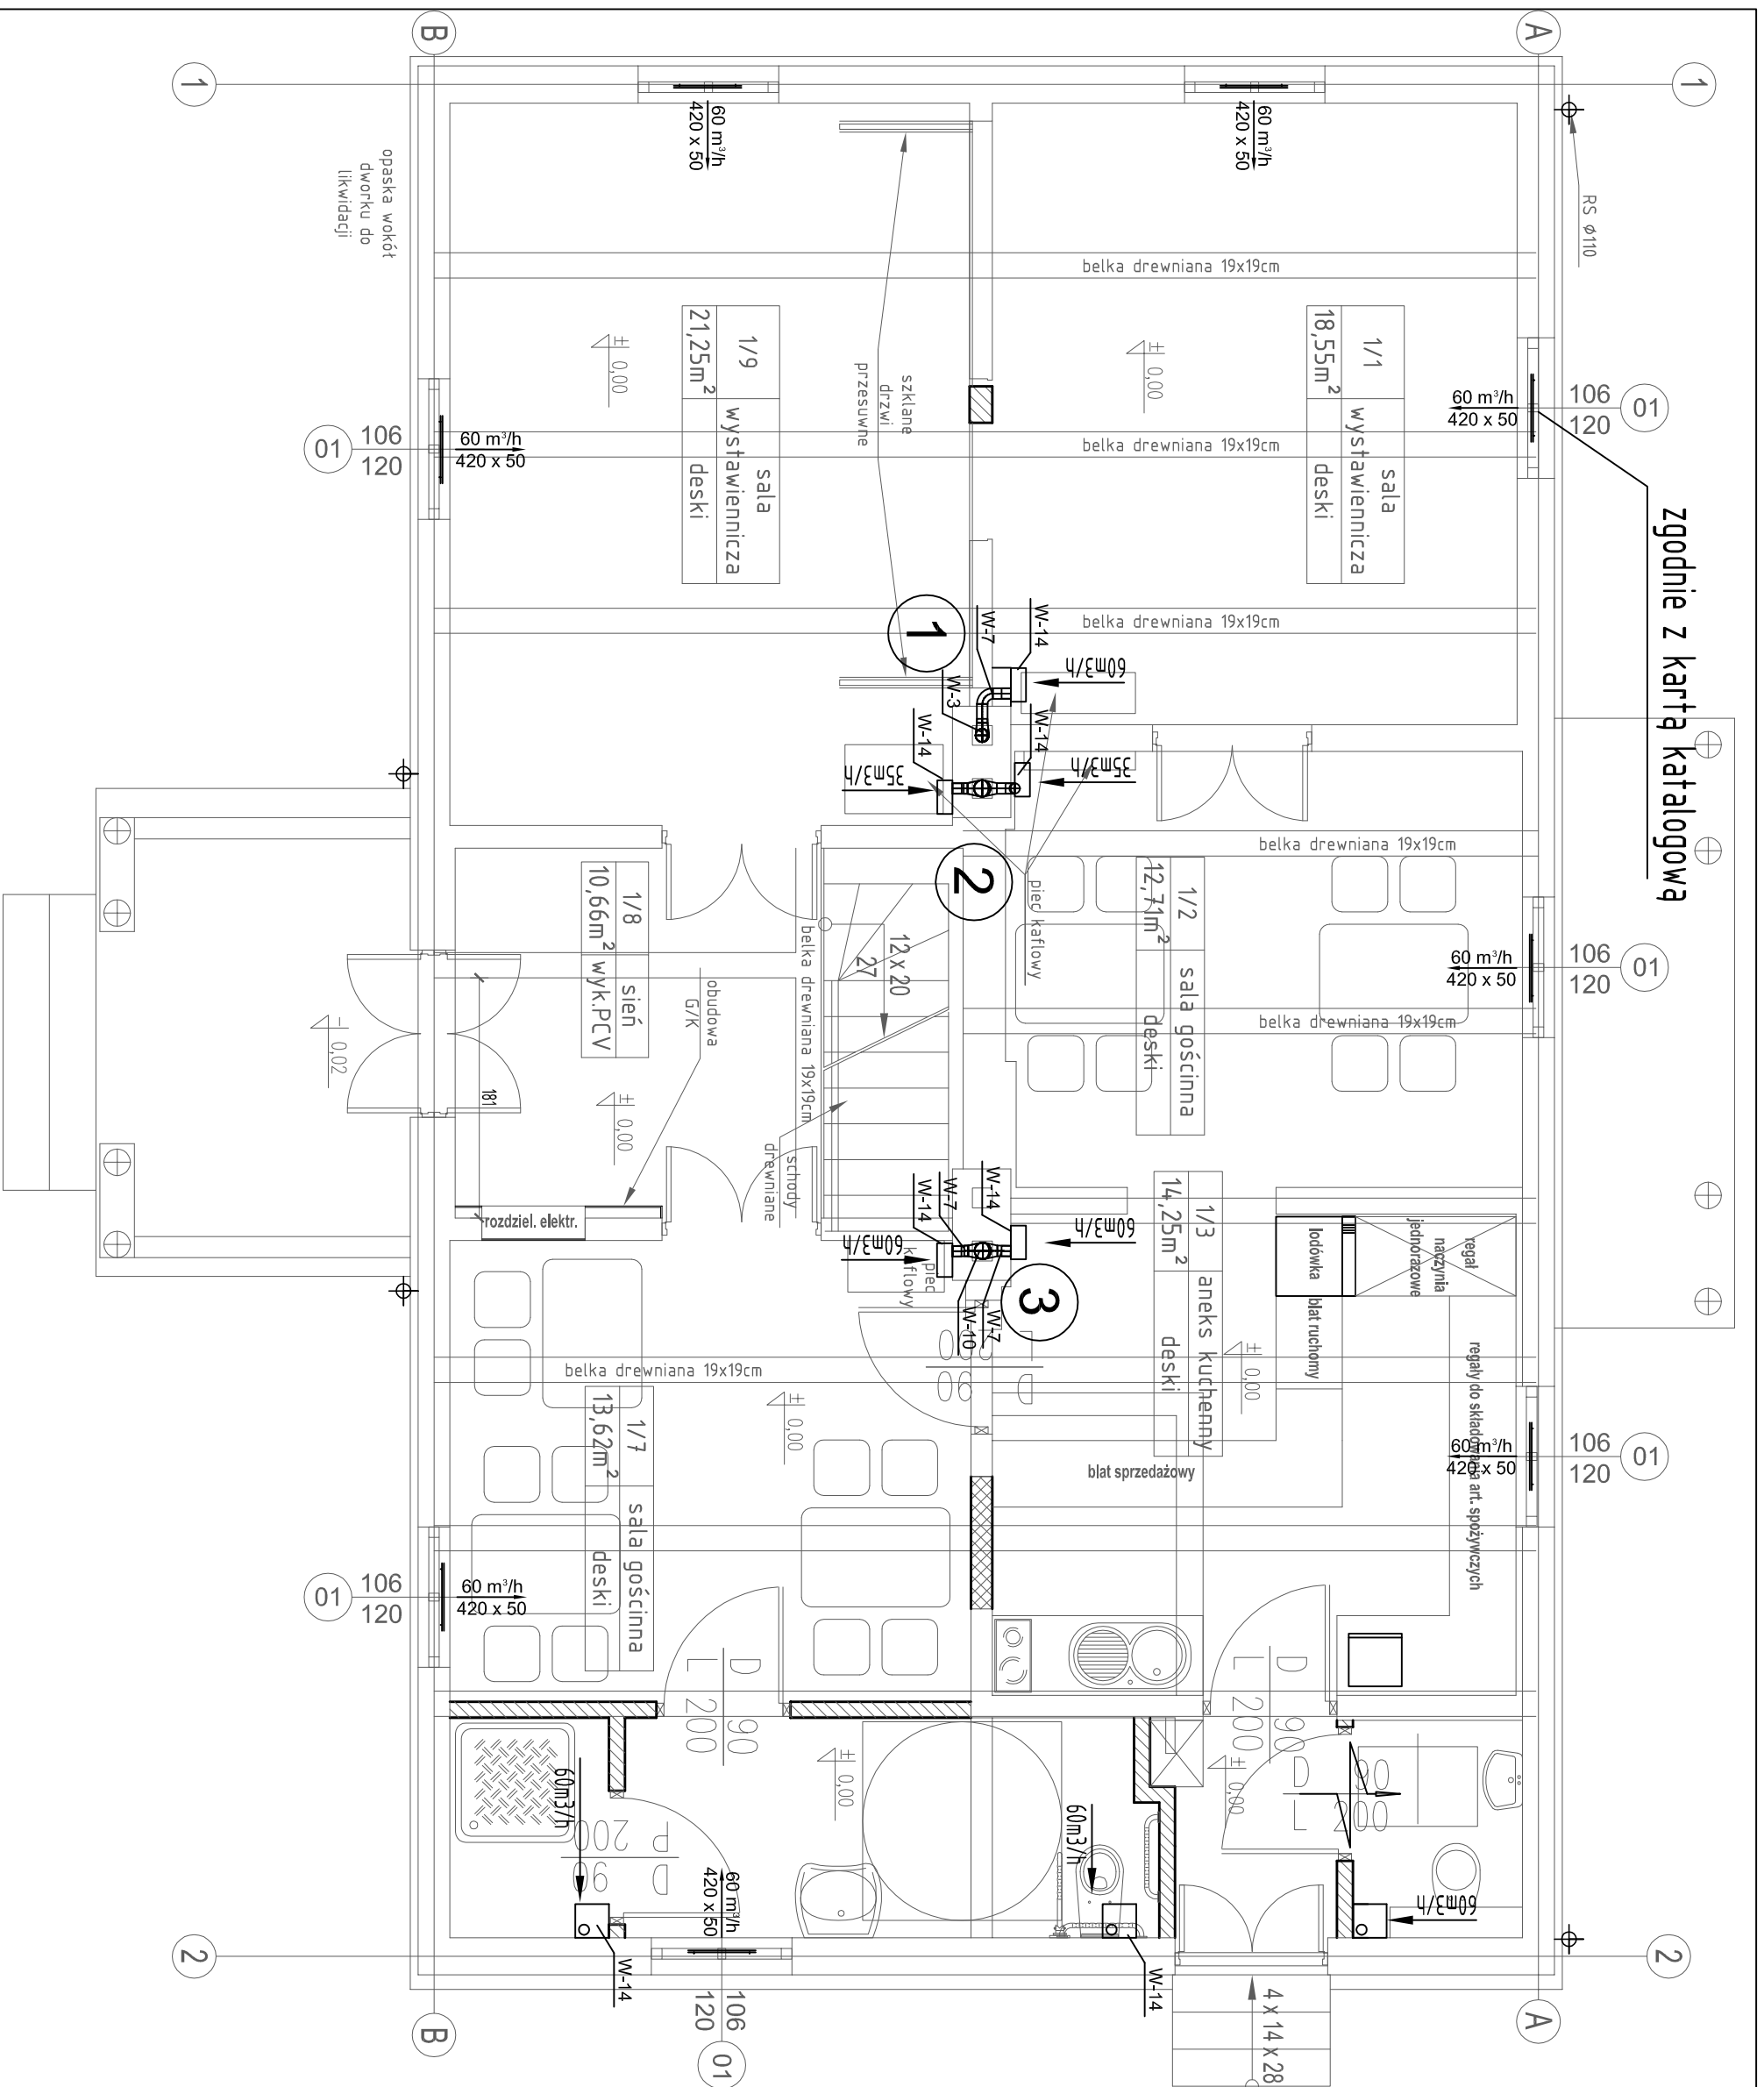

- UWAGI:
- wymiary kanałów i kształtek domierzyć na budowie
 - wentylatory wg tabeli nr I
 - nawiewniki i ich wymiary zgodnie z kartą katalogową

INSTALACJA WENTYLACJI DWORKU CHEŁMOŃSKICH RZUT PARTERU

MARZEC 2011

SKALA 1:50

BRANŻA INSTALACJE SANITARNE

nr rys.

FAZA PROJEKT WYKONAWCZY

1

AUTORZY:

mgr inż. Jerzy Baradziej nr upr. ST-291/72
stud. Paweł Boruła

SPRAWDZAJĄCY:

mgr inż. Paweł Gatach nr upr. MAZ/0197/POOS/10

INWESTOR

Gmina Grodzisk Mazowiecki
05-825 Grodzisk Mazowiecki ul. T. Kościuszki 32a

GIS ARCHITEKCI Sp. z o.o.

01-688 Warszawa ul. Pełicka 9 lok. 2 tel:(22) 896 71 60 fax:(22) 832 33 54

REWALORYZACJA I ZAGOSPODAROWANIE NA CELE
KULTURALNO-EDUKACYJNE I TURYSTYCZNE ZABYTKOWEGO
DWORKU RODZINY CHEŁMOŃSKICH WRAZ Z PARKIEM
przy ul. Mateusza Chełmońskiego 90 D w Adamowiznie
gmina Grodzisk Mazowiecki
nr ewid. działki 107/1, 108, z obrębu 1