
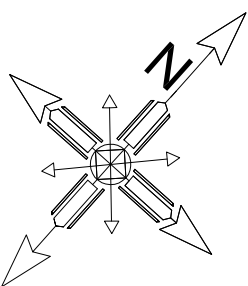


LEGENDA:

1/4 temp. obliczeniowa  
w pom.  $t_i=20^{\circ}\text{C}$

1/4 2 wc personel  
2,10m<sup>2</sup> gres

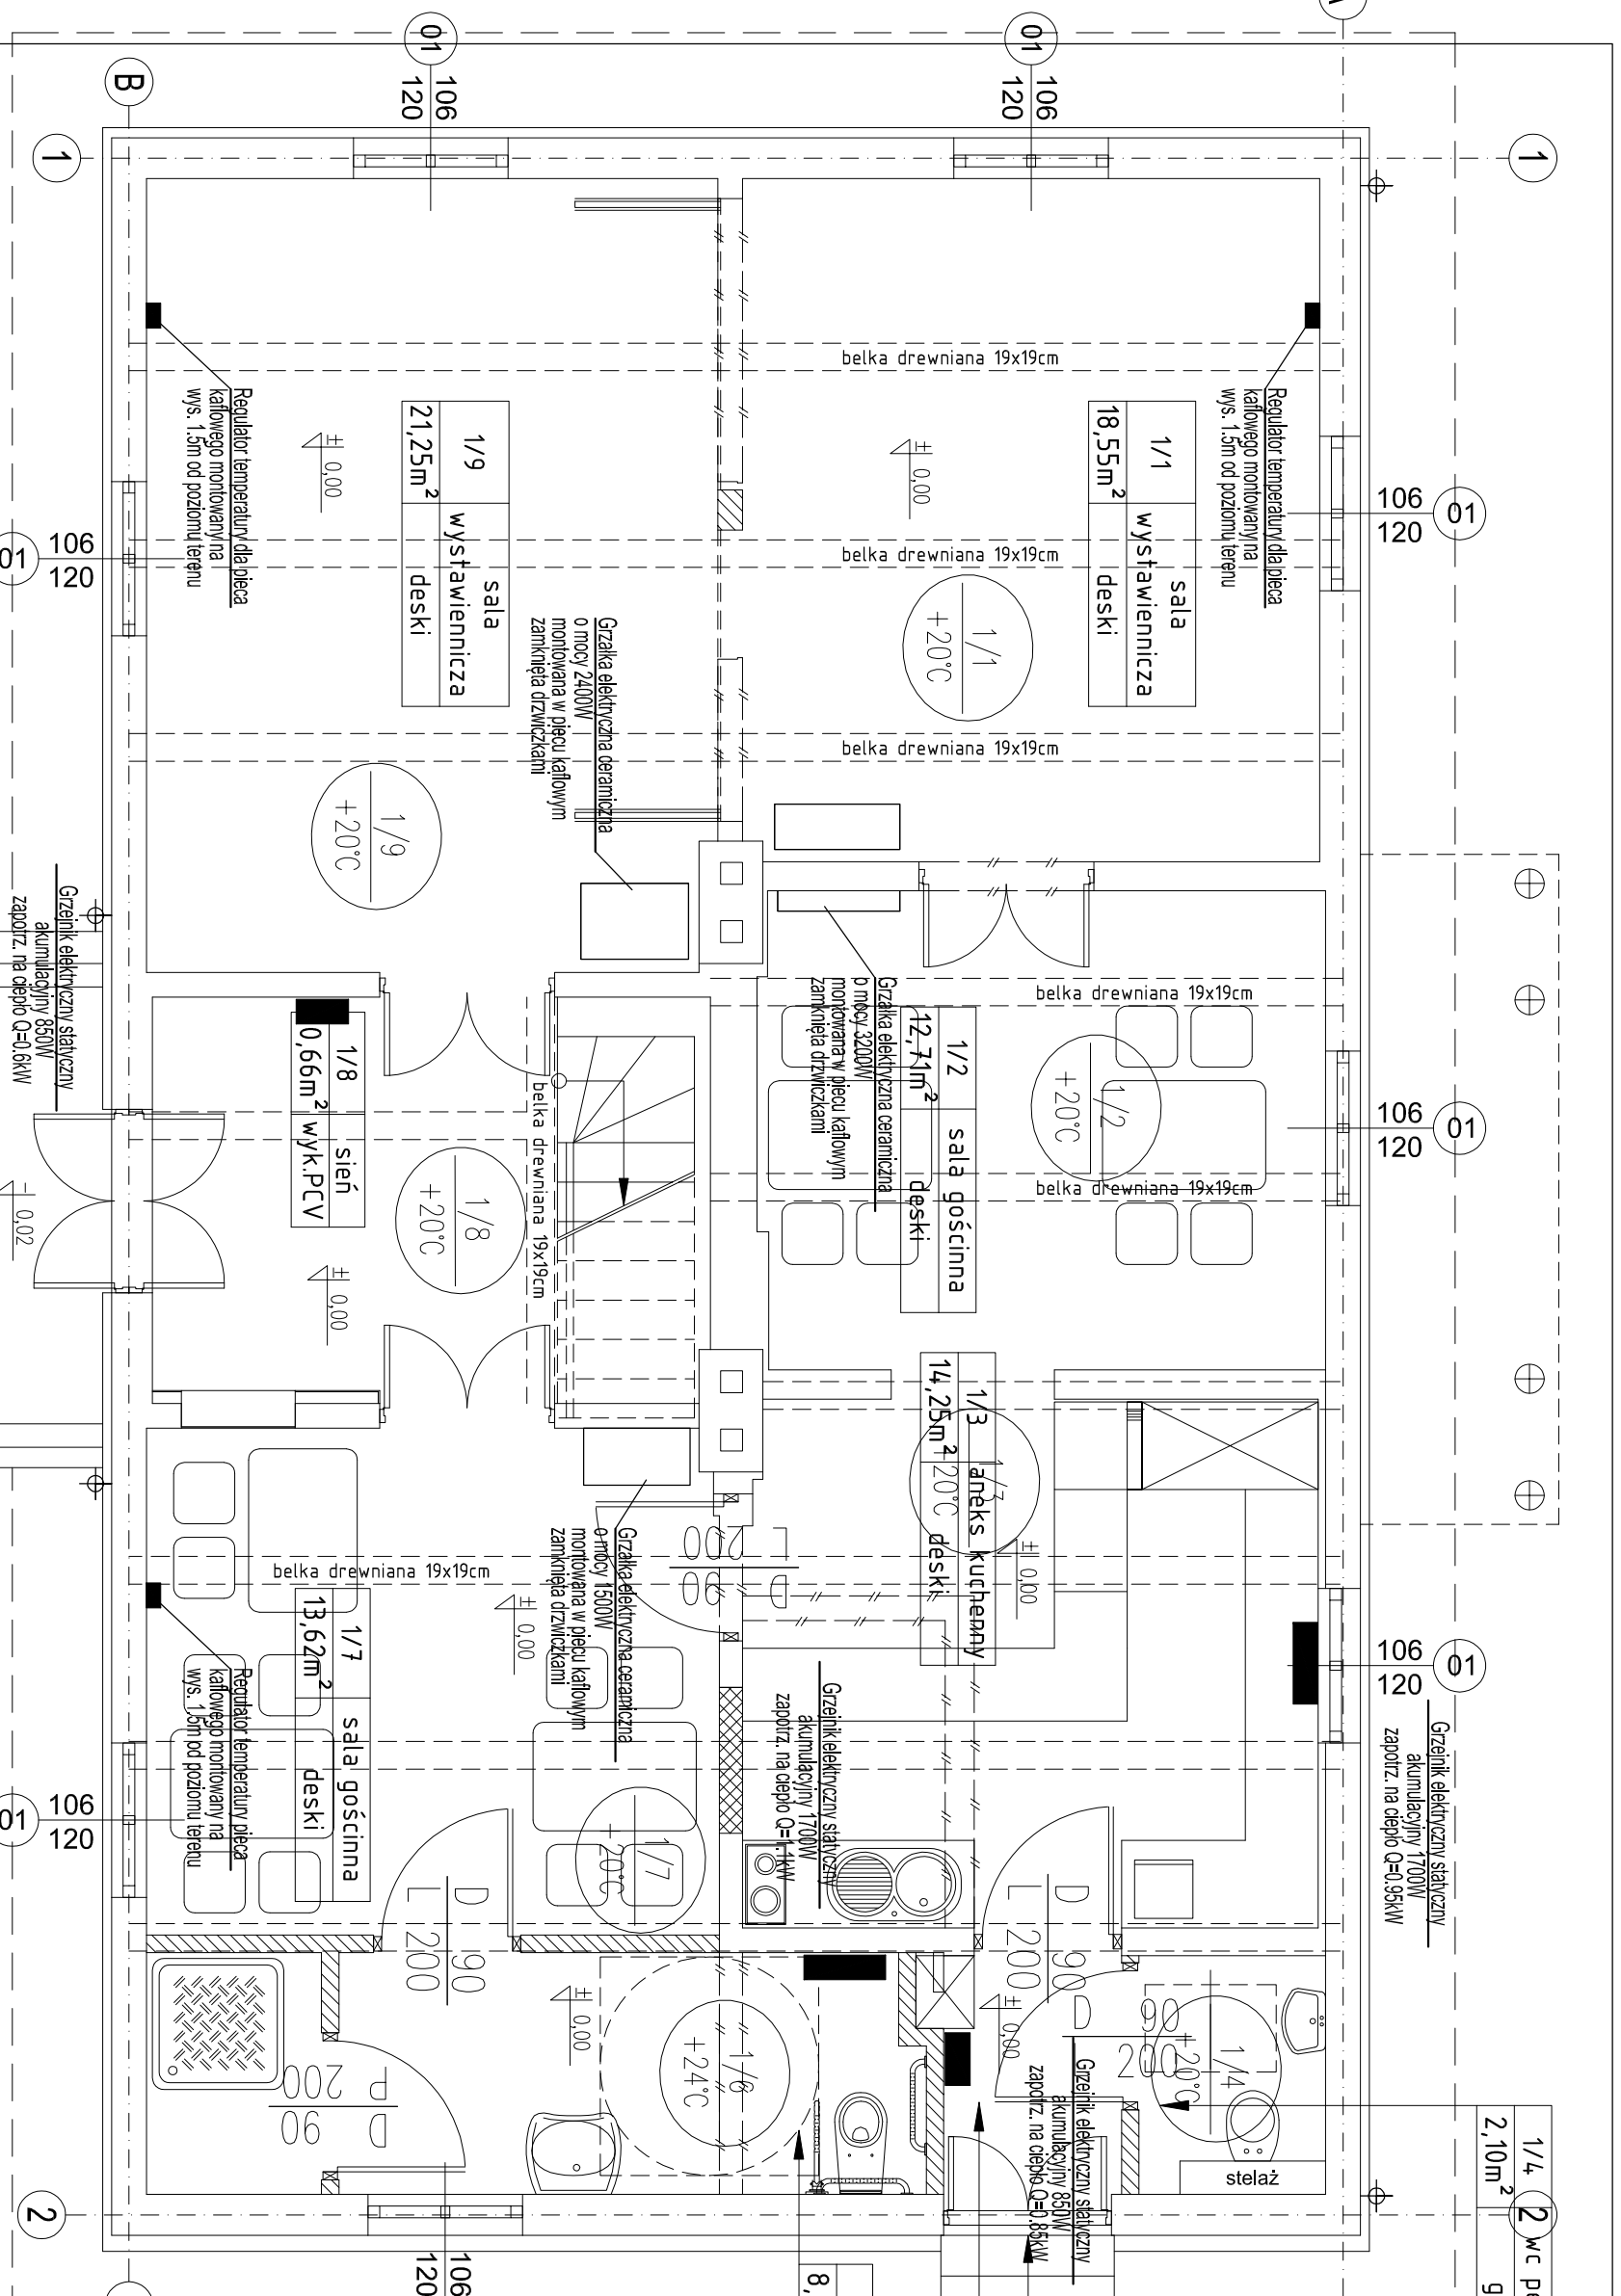

**INSTALACJA C.O. DWOREK CHEŁMOŃSKICH RZUT PARTERU**

MARZEC 2011 SKALA 1:50

BRANŻA INSTALACJE SANITARNE nr rys. 1

FAZA PROJEKT WYKONAWCZY

AUTORZY:  
mgr inż. Jerzy Baradziej nr upr. ST-291/72  
mgr inż. Dariusz Myszkowski

SPRAWDZAJĄCY:  
mgr inż. Paweł Gałach nr upr. MAZ/0197/POOS/10

GIS ARCHITEKCI Sp. z o.o.  
01-688 Warszawa ul. Pełicka 9 lok. 2 tel:(22) 896 71 60 fax:(22) 832 33 54

REWALORYZACJA I ZAGOSPODAROWANIE NA CELE KULTURALNO-EDUKACYJNE I TURYSTYCZNE ZABYTKOWEGO DWORKU RODZINY CHEŁMOŃSKICH WRAZ Z PARKIEM przy ul. Mateusza Chełmońskiego 90 D w Adamowiznie gmina Grodzisk Mazowiecki nr ewid. działki 107/1, 108, z obrębu 1

INWESTOR  
Gmina Grodzisk Mazowiecki  
05-825 Grodzisk Mazowiecki ul. T. Kościuszki 32a