


 
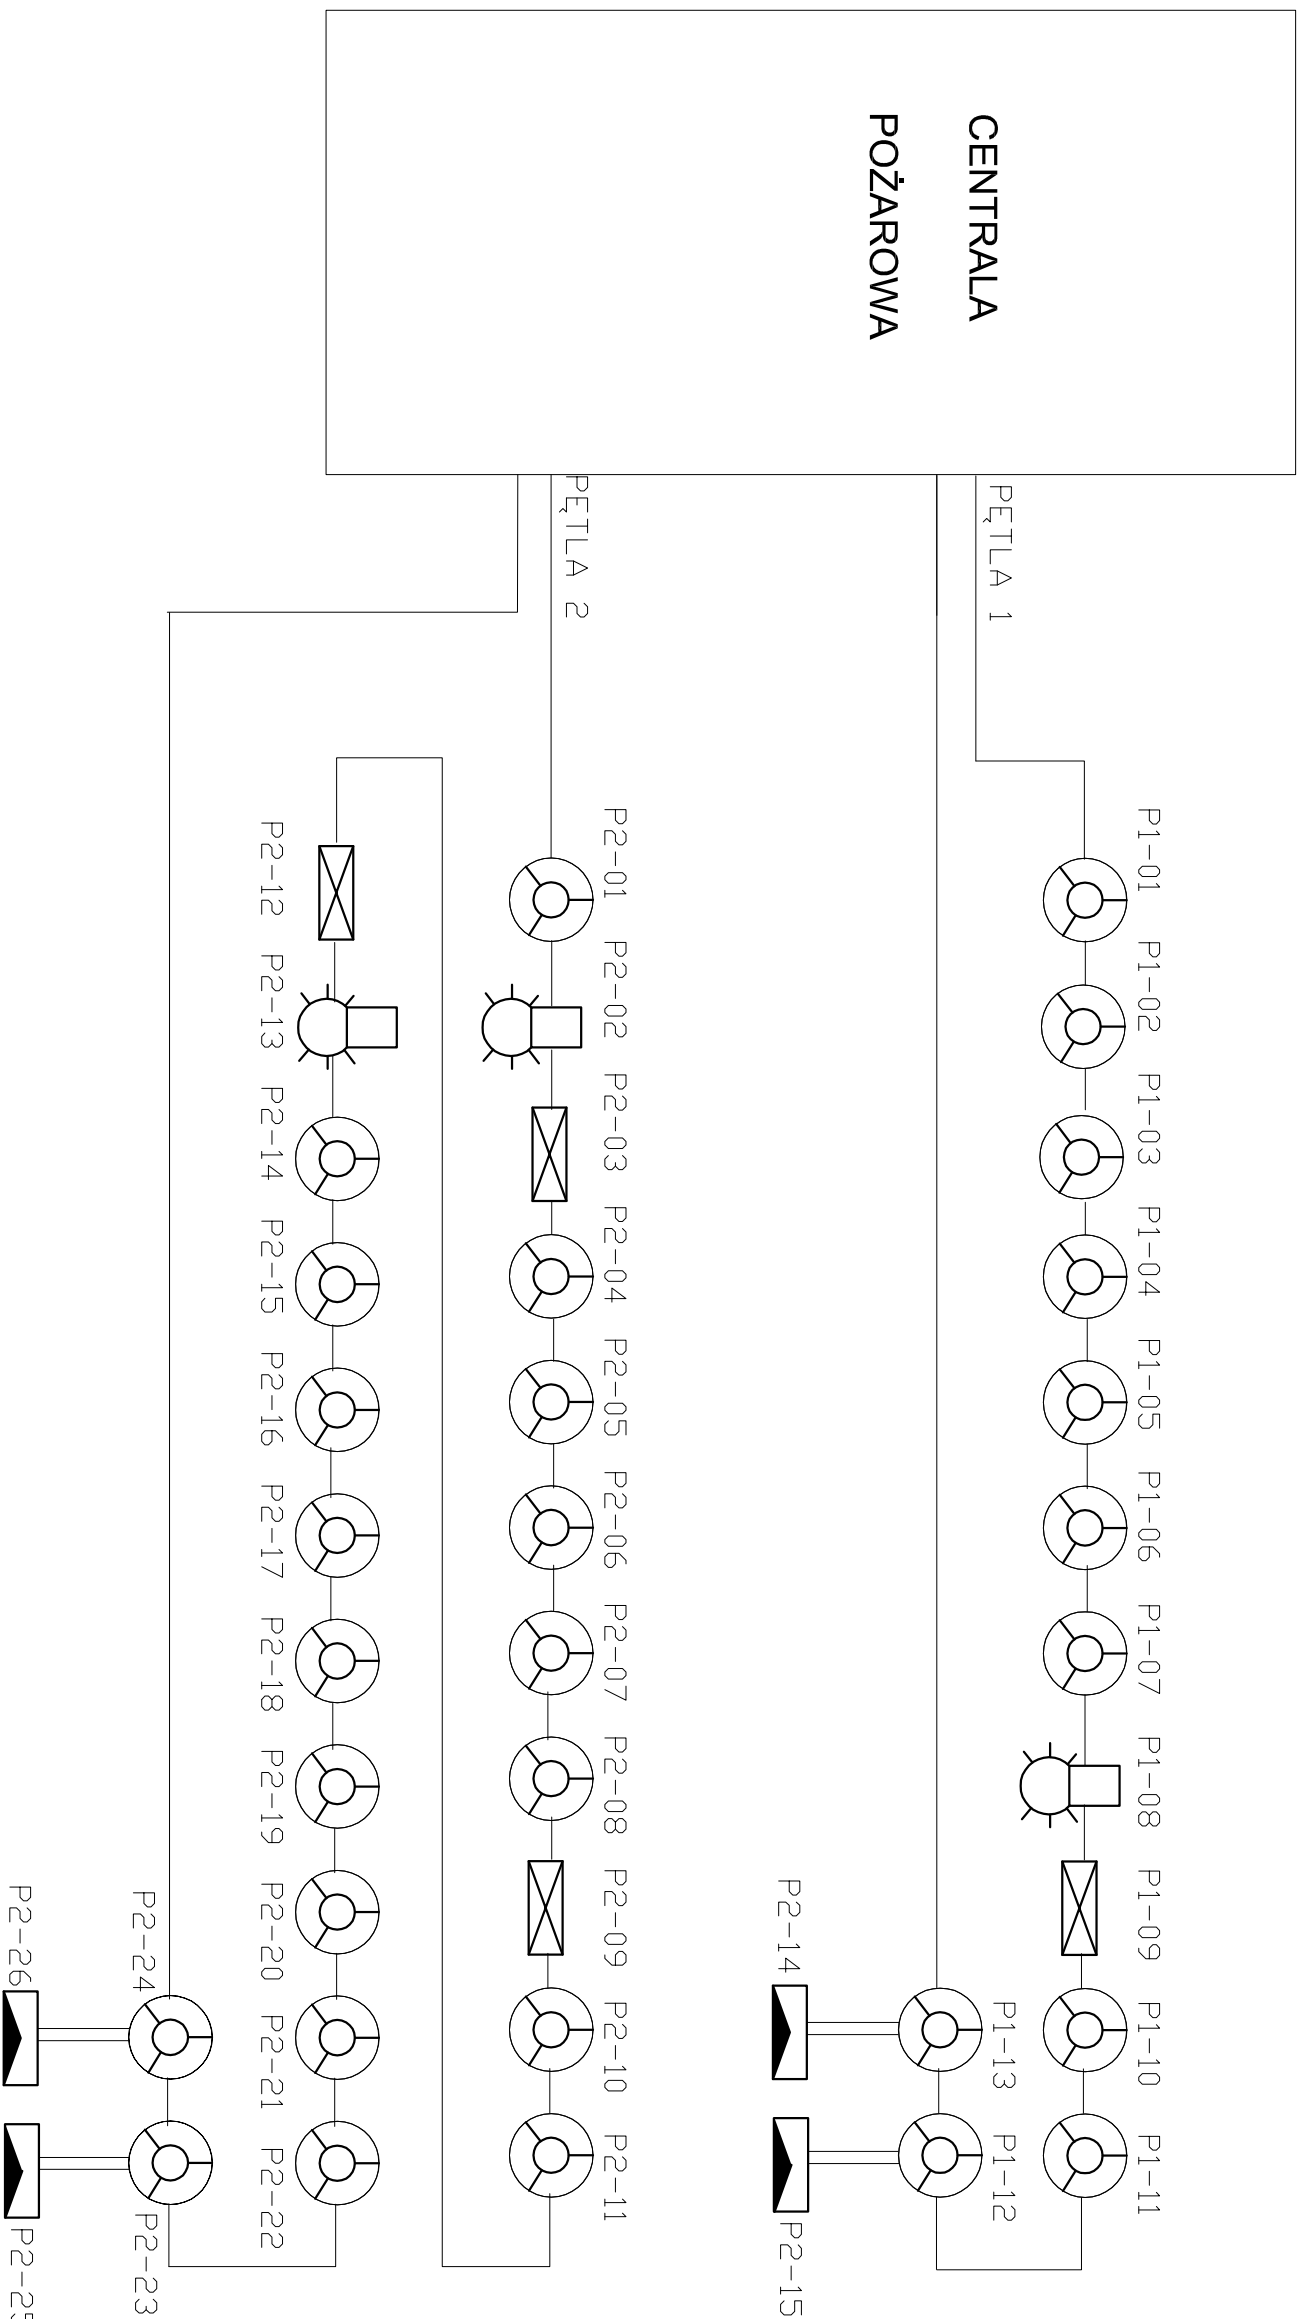


LEGENDA:

-  Wskaznik zadzialania
-  Ręczny ostrzegacz pożarowy
-  Czujka pożarowa
-  Sygnalizator optyczno-akustyczny

SCHEMAT ŁĄCZENIA ELEMENTÓW W PĘTLI
URZĄDZENIA POŁĄCZYĆ ZGODNIE Z
DOKUMENTACJĄ TECHNICZNĄ RUCHOWĄ CENTRALI POLDN 4100



P1-XX - Numer kolejny czujek pożarowych,
ręcznych ostrzegaczy pożarowych i
sygnalizatorów

P2-XX - Numer kolejny czujek pożarowych,
ręcznych ostrzegaczy pożarowych i
sygnalizatorów

01-688 Warszawa ul. Pędzica 9 lok.2. tel:(22) 656 71 60 fax:(22) 632 33 54	
GIS ARCHITEKCI Sp. z o.o.	
REWALORYZACJA I ZAGOSPODAROWANIE NA CELE KULTURALNO-EDUKACYJNE I TURYSTYCZNE ZABYTKOWEGO DWORKU RODZINY CHELMONSKICH WRAZ Z PARKIEM przy ul. Mateusza Chelmonskiego 90 D w Adamowidznie gm. Grodzisk Mazowiecki nr ewid. działki 107/1, 108, z obręb. 1	
SCHEMAT BLOKOWY INSTALACJA SSP	
MARZEC 2011	SKALA 1:50
BRANŻA TELETECHNIKA	nr rys. SB-05
FAZA PROJEKT WYKONAWCZY	
AUTORZY: Inż. Andrzej Wiśniewski nr upr. SLK/1099/ZHOT/06 Inż. Piotr Wiśniewski	
SPRZĘDZALACZY: Inż. Robert Kujpiński nr upr. 1915/00/U	
INWESTOR Gmina Grodzisk Mazowiecki 05-825 Grodzisk Mazowiecki ul. T. Kosciuszki 32a	