


**LEGENDA:**



Czujka pożarowa

P1-XX - Numer kolejny czujek pożarowych,  
ręcznych ostrzegaczy pożarowych i  
sygnalizatorów

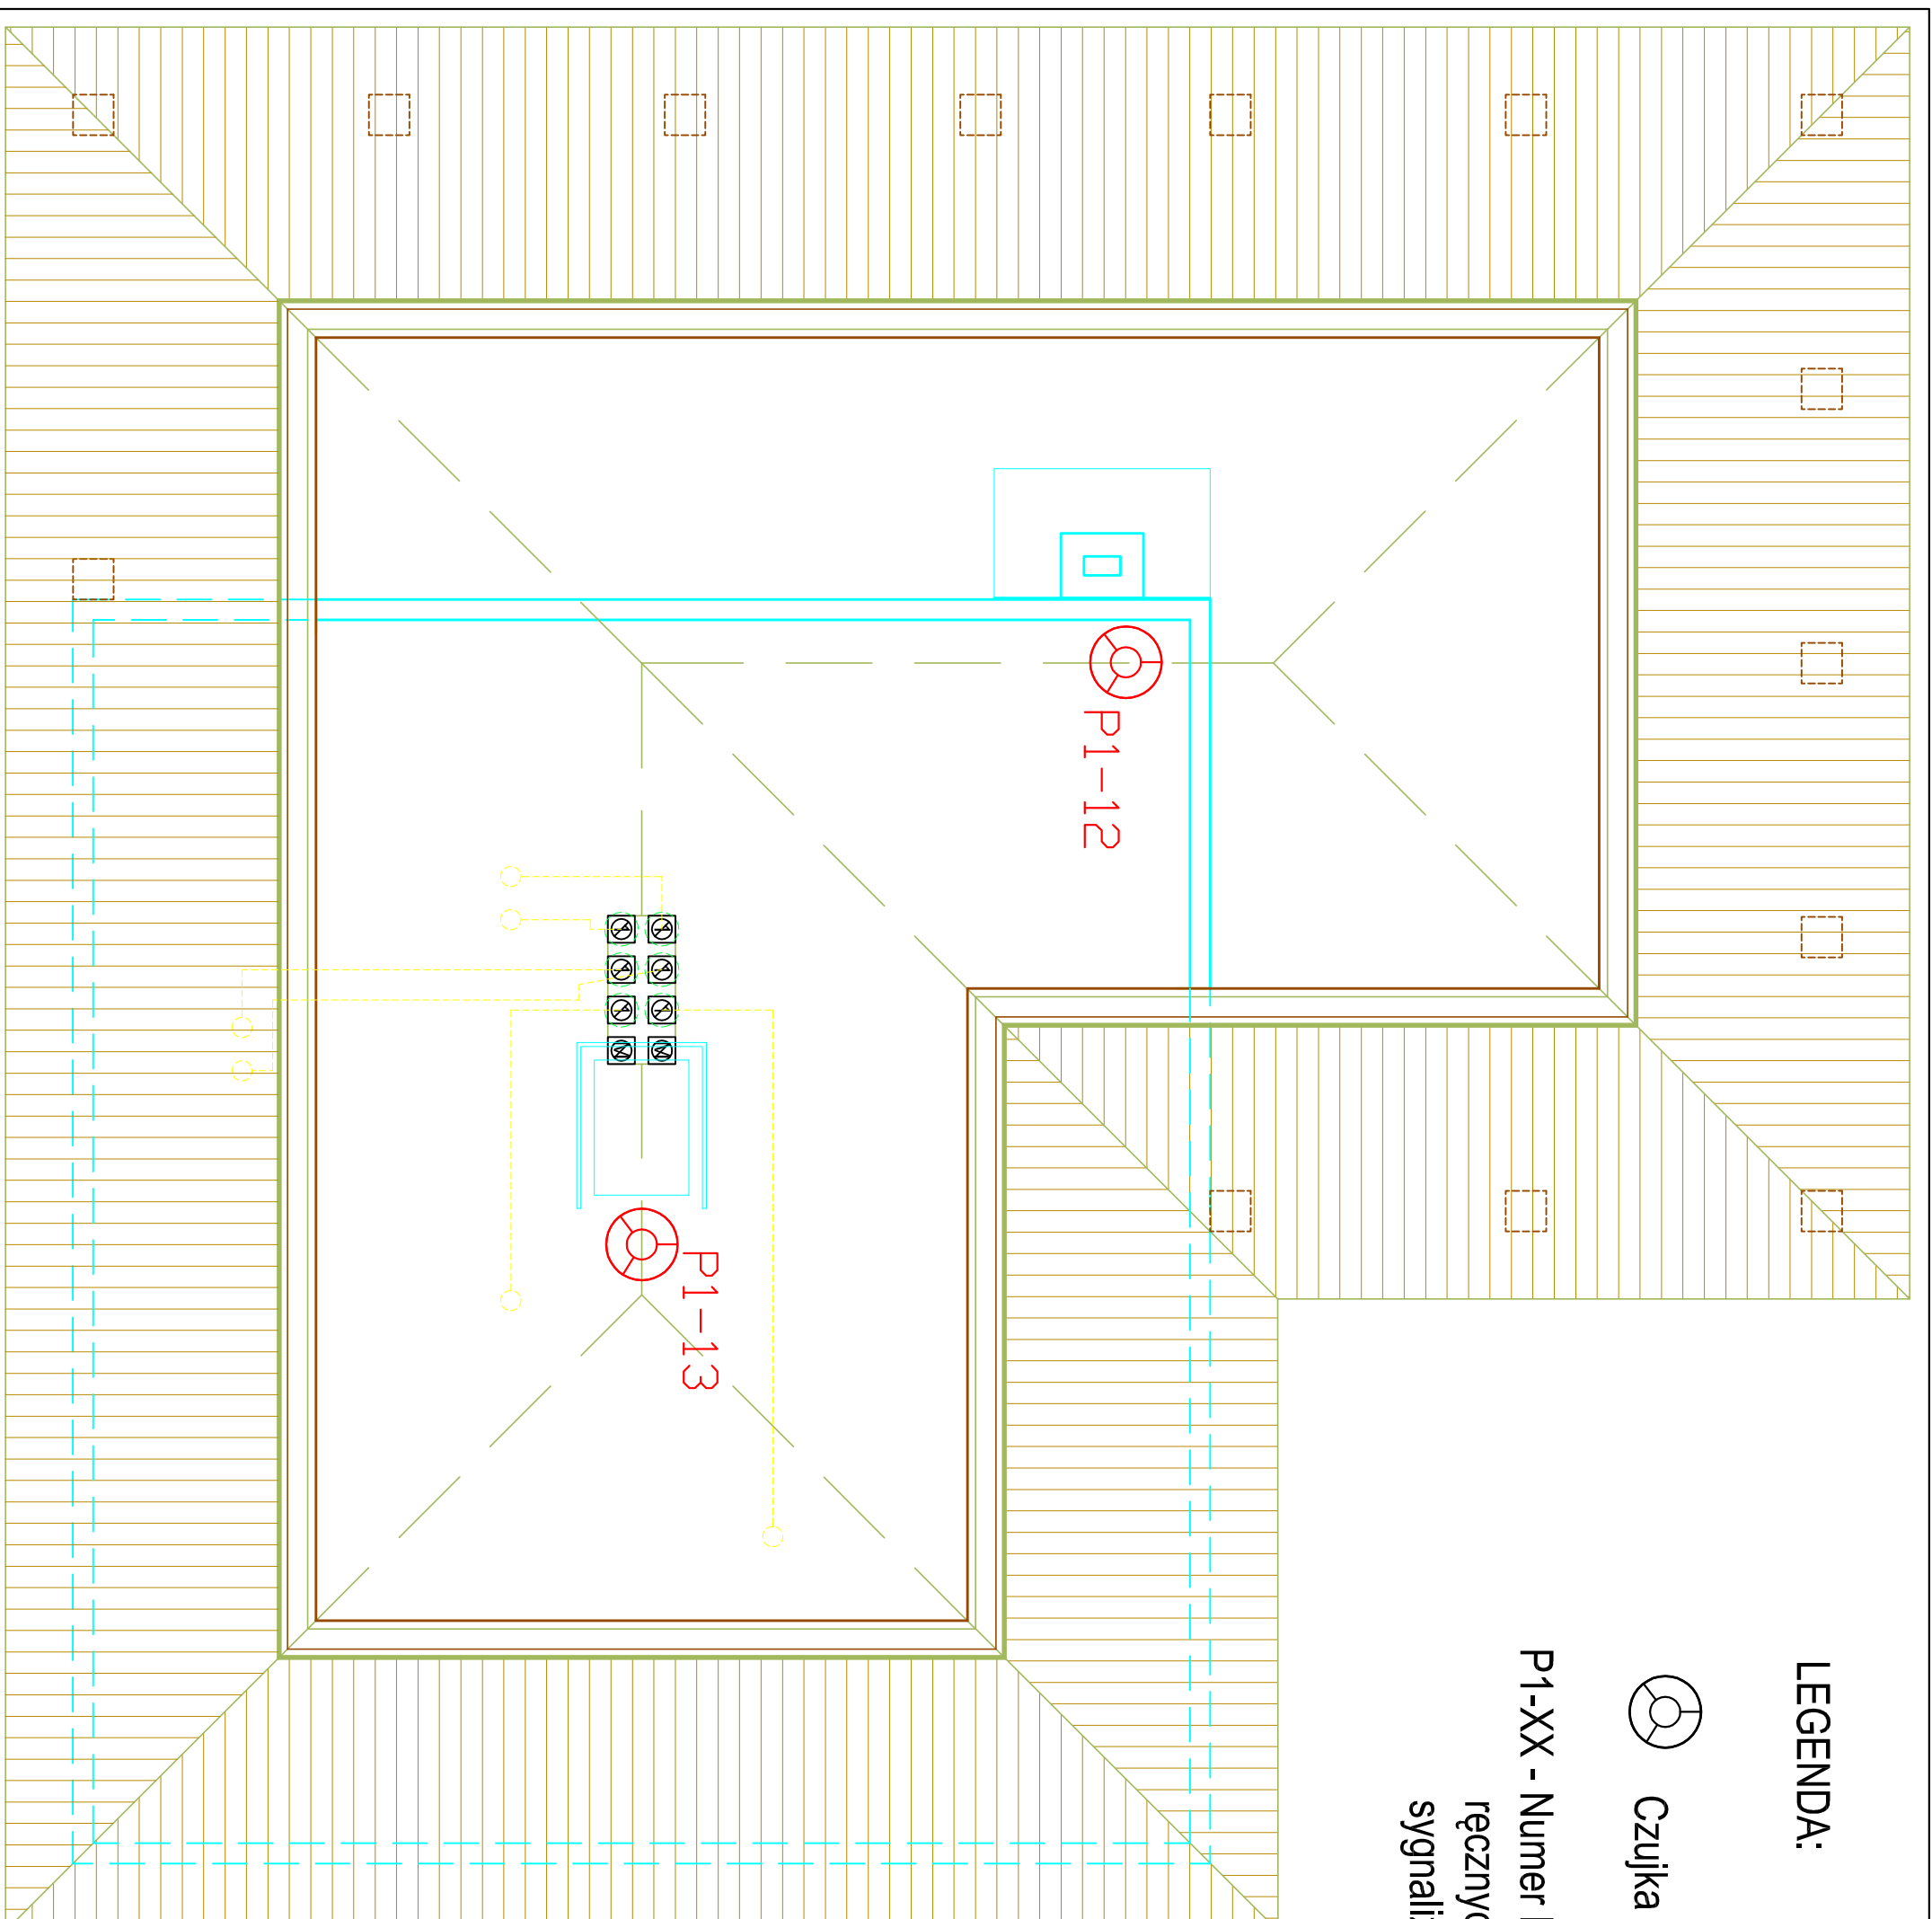

GIS ARCHITEKCI Sp. z o.o.  
01-688 Warszawa ul. Pędzicka 9 lok. 2 tel:(22) 896 71 60 fax:(22) 832 33 54

**REWALORYZACJA I ZAGOSPODAROWANIE NA CELE  
KULTURALNO-EDUKACYJNE I TURYSTYCZNE ZABYTKOWEGO  
DWORKU RODZINY CHEŁMOŃSKICH WRAZ Z PARKIEM**  
przy ul. Mateusza Chełmońskiego 90 D w Adamowiznie  
gmina Grodzisk Mazowiecki  
nr ewid. działki 107/1, 108, z obręb 1

**BUDYNEK ZAPLECZA  
RZUT STRYCHU**

MARZEC 2011 SKALA 1:50

BRANŻA TELETECHNIKA nr/ps. **TT-5-B**

FAZA PROJEKT WYKONAWCZY

AUTORZY :

inż. Andrzej Wiśniewski nr upr. SLK/1099/ZHOT/06

inż. Piotr Wiśniewski

SPRAWDZAJĄCY:

inż. Robert Kulpiński nr upr. 1915/00/U

**INSTALACJA SYGNALIZACJI  
POŻARU**

INWESTOR  
Gmina Grodzisk Mazowiecki  
05-825 Grodzisk Mazowiecki ul. T. Kościuszki 32a